


Committente:			
<b>MARCHE AGRICOLTURA PESCA</b>			
Via dell'Industria n. 1 - 60027 Osimo (AN) RUP: Geom. Mauro Mazzieri			
Località di intervento:	REGIONE:	PROVINCIA:	COMUNE:
	Marche	Ancona	Jesi
Zona sismica:	<input type="checkbox"/> 1° <input checked="" type="checkbox"/> 2° <input type="checkbox"/> 3° <input type="checkbox"/> 4°		
Indirizzo del cantiere:	Via Giulio Latini, 64		
Coordinate Geografiche:	Lat. 13.276875 - Long. 43.533178		
Fase di progetto:	Servizio di progettazione definitiva/esecutiva della ristrutturazione della serra solare della sede dell'Agenzia di Jesi		
Tavola:	Oggetto:		
<b>IM_01</b>	<b>IMPIANTO ELETTRICO - STATO DI FATTO</b>		
Scala: 1:100	Data: Maggio 2023		
Progettista:			
<b>ING. MICHELE MARIA MANCINI</b> Via Don Pino Puglisi, 34 - 60035 Jesi (AN) mobile: 3381416130 - e-mail: info@michelemariamancini.it			
<small>A norma di legge si riserva la proprietà di questo disegno con divieto di riprodurlo e/o renderlo comunque noto a terzi senza nostra autorizzazione scritta</small>			
Tavole componenti il progetto:	AR_01: PIANTE, PROSPETTI E SEZIONI - STATO DI FATTO		
	AR_02: PIANTE, PROSPETTI E SEZIONI - STATO DI PROGETTO		
	AR_03: SPECIFICHE TECNICHE MATERIALI		
	AR_04: LAYOUT DI CANTIERE		
	IM_01: IMPIANTO ELETTRICO - STATO DI FATTO		
IM_02: IMPIANTO ELETTRICO - STATO DI PROGETTO			
IM_03: IMPIANTO FOGNARIO - STATO DI PROGETTO			
IM_04: IMPIANTO IDRICO - STATO DI PROGETTO			

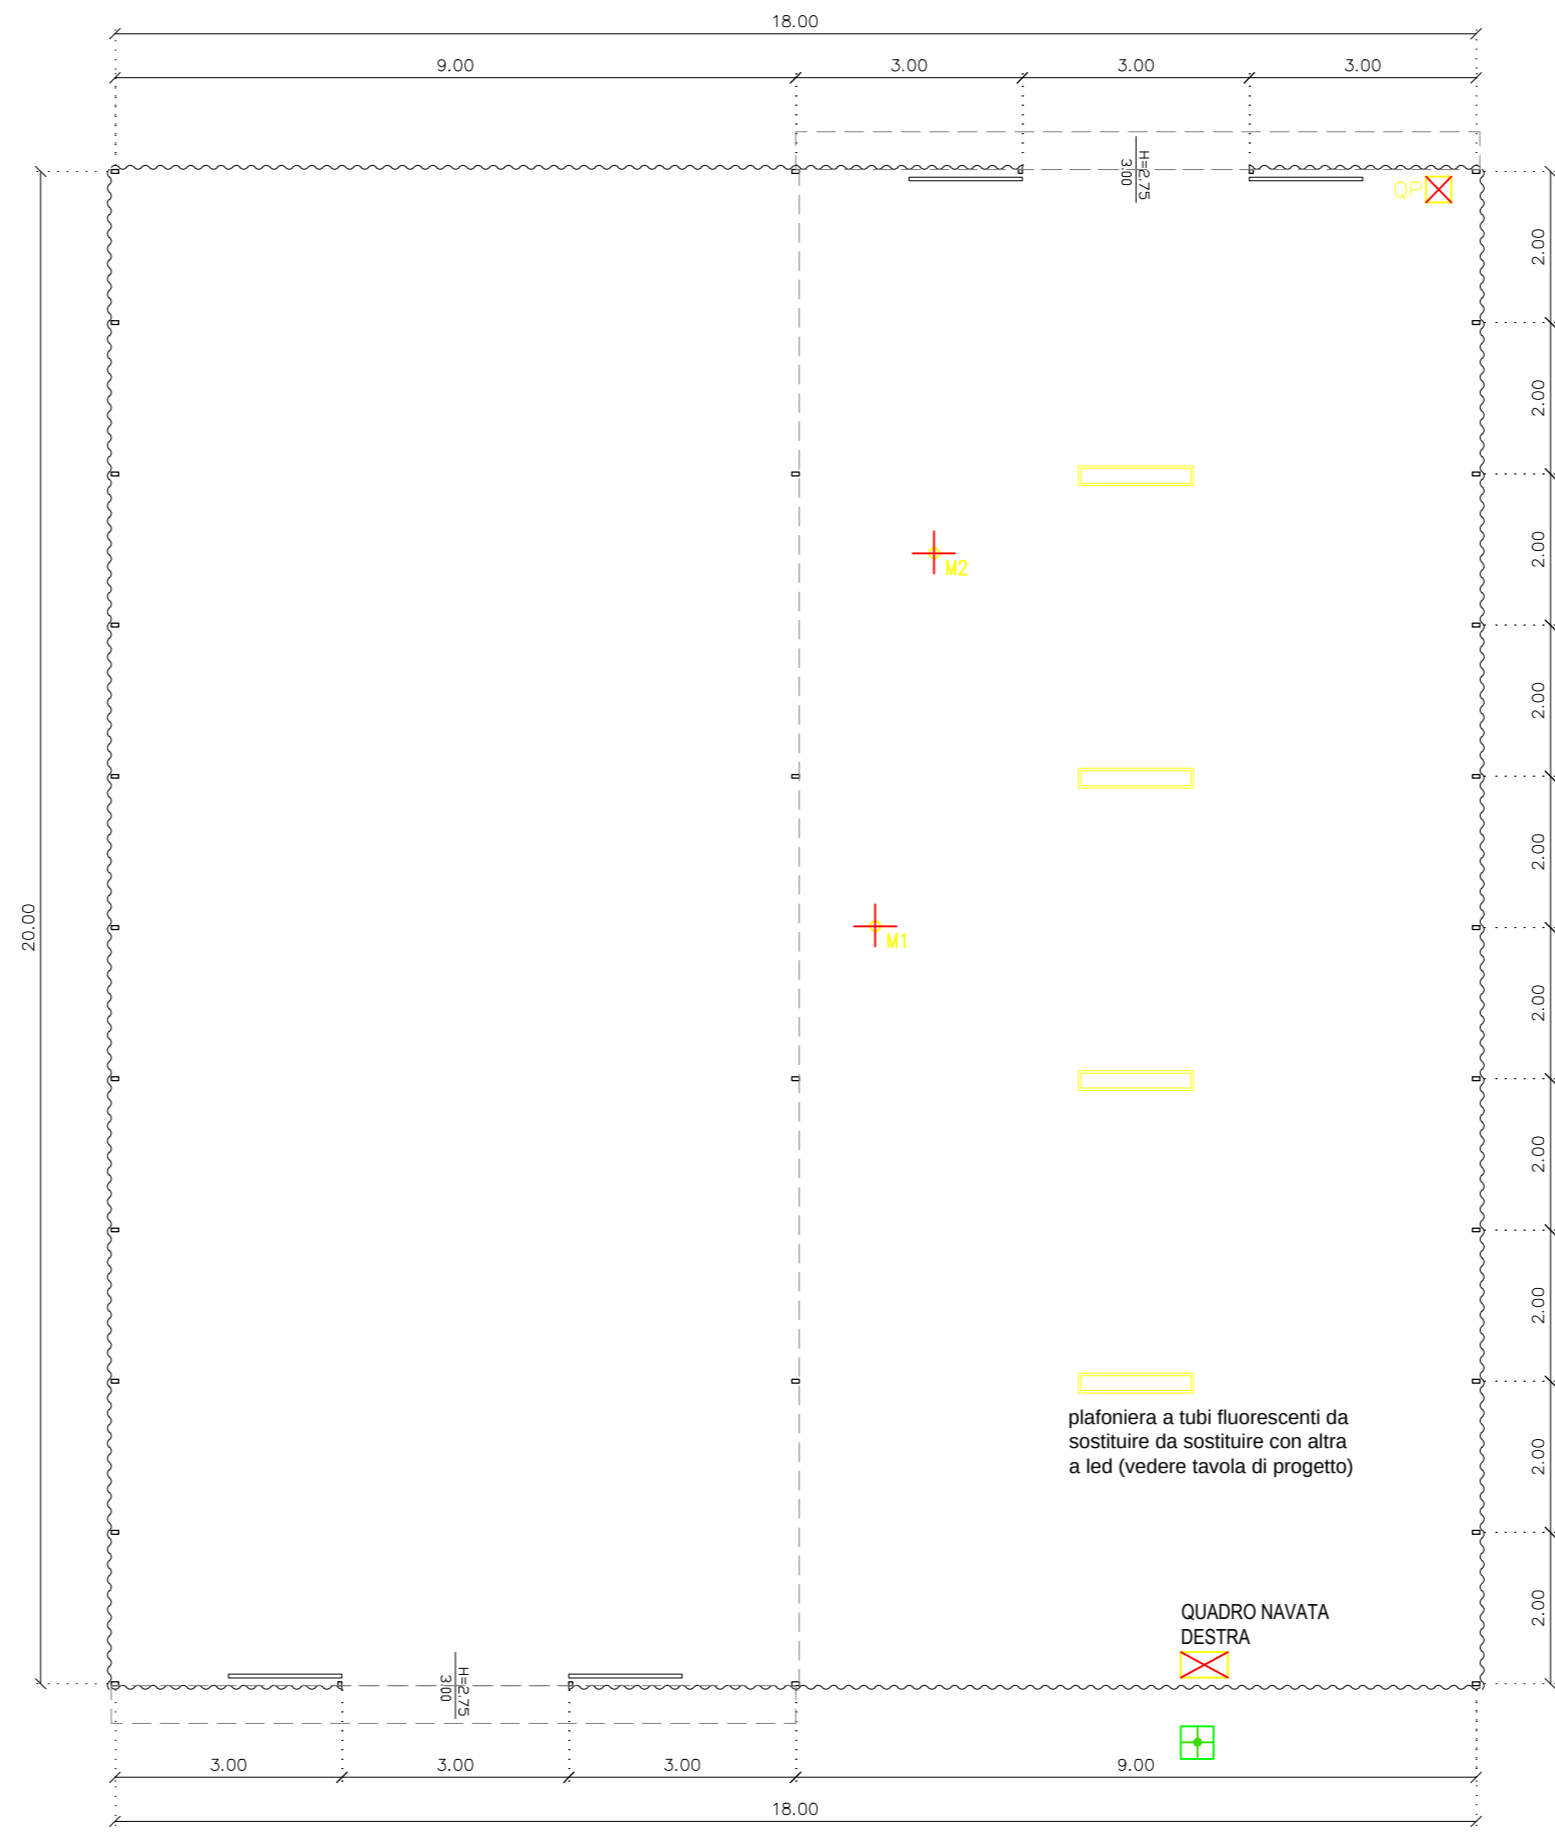

**LEGENDA IMPIANTO ELETTRICO**

	quadro elettrico
	quadretto prese
	plafoniera sporgente a tubi fluorescenti da sostituire con altra a led (vedere tavola di progetto)
	punto alimentazione motore trifase con inversione di marcia
	punto alimentazione motore trifase gonfiatelo
	picchetto di terra in pozzetto ispezionabile collegato all'impianto di messa a terra

**PIANTA PIANO TERRA**  
scala 1:100

