


Committente:			
MARCHE AGRICOLTURA PESCA			
Via dell'Industria n. 1 - 60027 Osimo (AN) RUP: Geom. Mauro Mazzieri			
Località di intervento:	REGIONE:	PROVINCIA:	COMUNE:
	Marche	Ancona	Jesi
Zona sismica:	<input type="checkbox"/> 1°	<input checked="" type="checkbox"/> 2°	<input type="checkbox"/> 3° <input type="checkbox"/> 4°
Indirizzo del cantiere:	Via Giulio Latini, 64		
Coordinate Geografiche:	Lat. 13.276875 - Long. 43.533178		
Fase di progetto:	Servizio di progettazione definitiva/ese cutiva della ristrutturazione della serra solare della sede dell'Agenzia di Jesi		
Tavola:	Oggetto:		
IM_03	IMPIANTO FOGNARIO - STATO DI PROGETTO		
Scala: 1:100	Data: Maggio 2023		
Progettista:	ING. MICHELE MARIA MANCINI Via Don Pino Puglisi, 34 - 60035 Jesi (AN) mobile: 3381416130 - e-mail: info@michelemariamancini.it		
A norma di legge si riserva la proprietà di questo disegno con divieto di riproduzione e/o renderlo comunque noto a terzi senza nostra autorizzazione scritta			

Tavole componenti il progetto:	AR_01: PIANTE, PROSPETTI E SEZIONI - STATO DI FATTO
	AR_02: PIANTE, PROSPETTI E SEZIONI - STATO DI PROGETTO
	AR_03: SPECIFICHE TECNICHE MATERIALI
	AR_04: LAYOUT DI CANTIERE
	IM_01: IMPIANTO ELETTRICO - STATO DI FATTO
	IM_02: IMPIANTO ELETTRICO - STATO DI PROGETTO
	IM_03: IMPIANTO FOGNARIO - STATO DI PROGETTO
	IM_04: IMPIANTO IDRICO - STATO DI PROGETTO

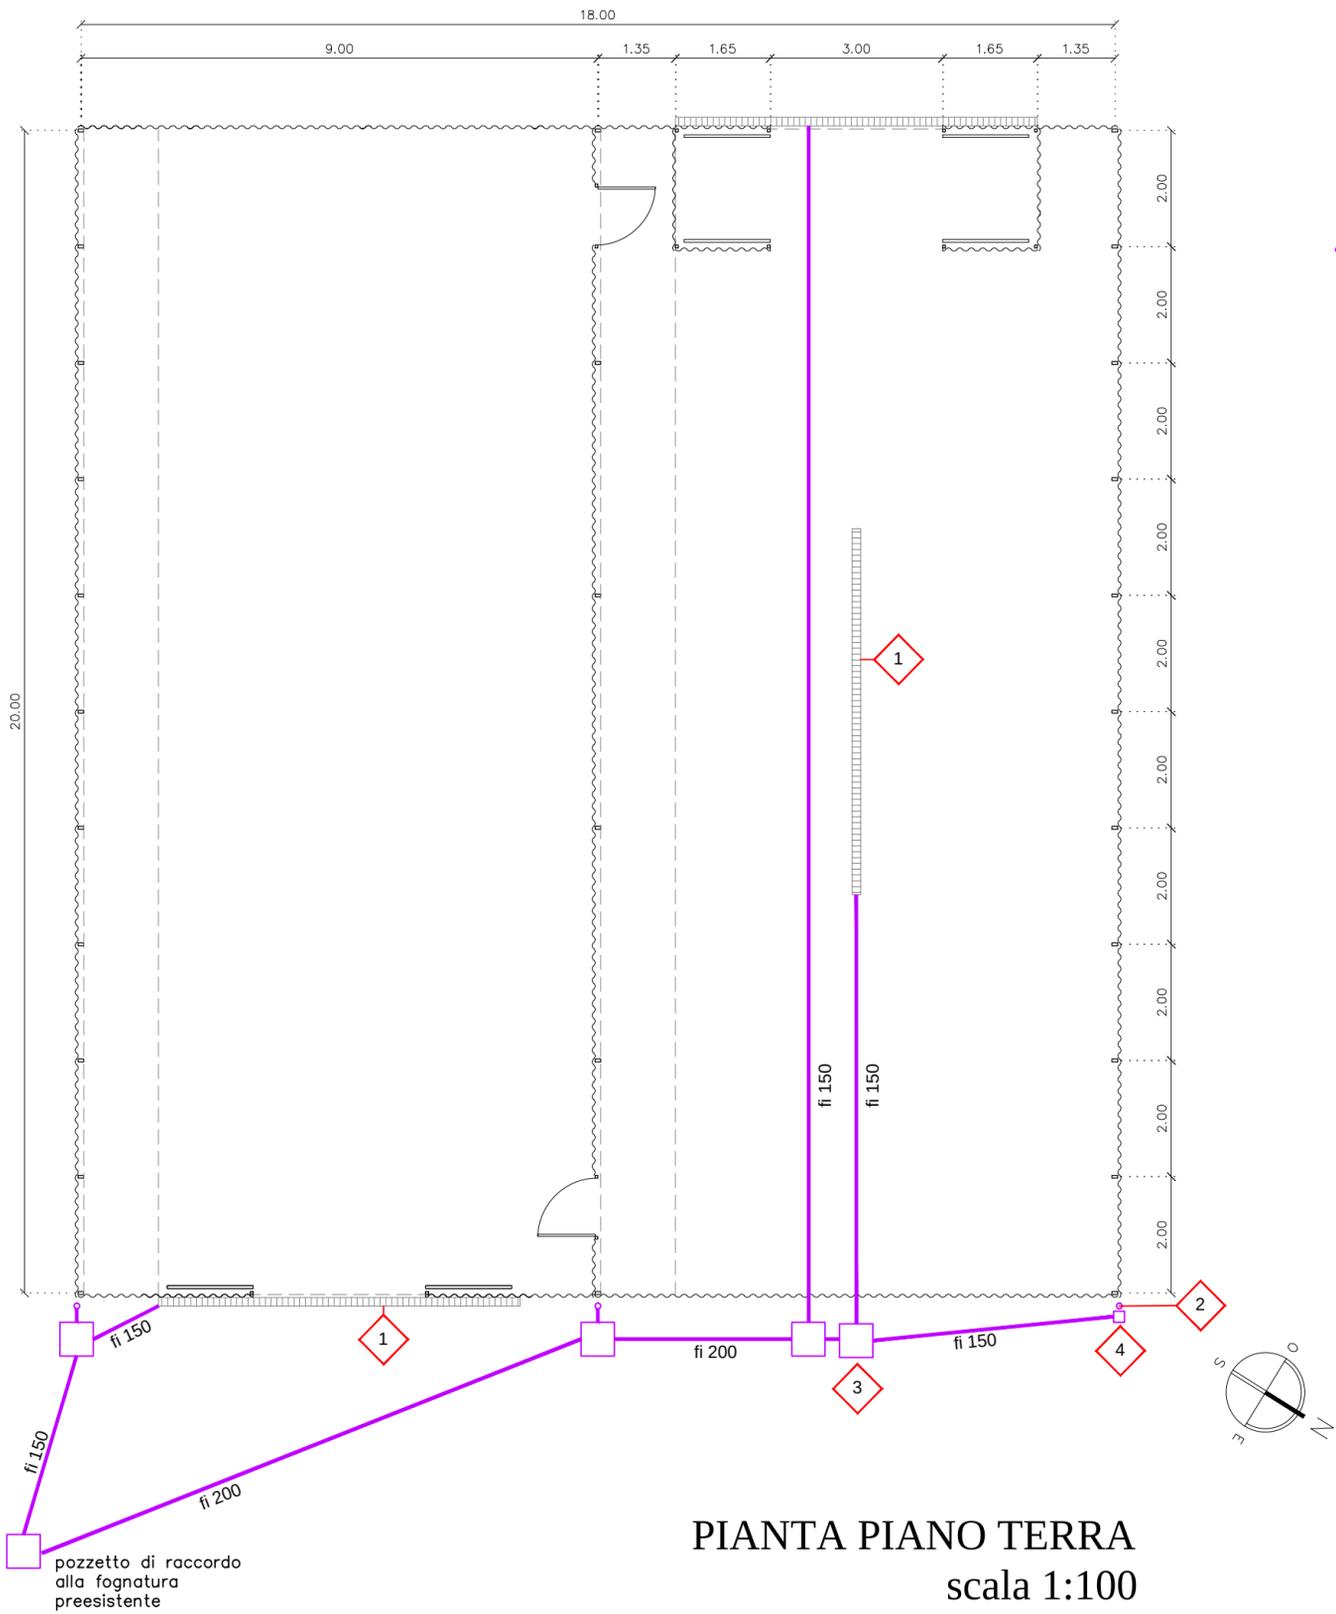

- ### LEGENDA IMPIANTO FOGNARIO
- Tubazione in pvc serie SN8 smaltimento acque pendenza minima 1%
 - 1 Nuova canaletta raccolta acque con griglia in acciaio zincato
 - 2 Nuovi discendenti pluviali in pvc fi100
 - 3 Pozzetto in cls 60x60 con chiusino in ghisa carrabile.
 - 4 Pozzetto di ispezione in resina 20x20 alla base del pluviale

PIANTA PIANO TERRA
scala 1:100