


Committente:			
MARCHE AGRICOLTURA PESCA			
Via dell'Industria n. 1 - 60027 Osimo (AN) RUP: Geom. Mauro Mazzieri			
Località di intervento:	REGIONE:	PROVINCIA:	COMUNE:
	Marche	Ancona	Jesi
Zona sismica:	<input type="checkbox"/> 1°	<input checked="" type="checkbox"/> 2°	<input type="checkbox"/> 3° <input type="checkbox"/> 4°
Indirizzo del cantiere:	Via Giulio Latini, 64		
Coordinate Geografiche:	Lat. 13.276875 - Long. 43.533178		
Fase di progetto:	Servizio di progettazione definitiva/esecutiva della ristrutturazione della serra solare della sede dell'Agenzia di Jesi		
Tavola:	Oggetto:		
IM_04	IMPIANTO IDRICO - STATO DI PROGETTO		
Scala: 1:100	Data: Maggio 2023		
Progettista:			
ING. MICHELE MARIA MANCINI Via Don Pino Puglisi, 34 - 60035 Jesi (AN) mobile: 3381416130 - e-mail: info@michelemariamancini.it			
<small>A norma di legge si riserva la proprietà di questo disegno con divieto di riproduzione e/o renderlo comunque noto a terzi senza nostra autorizzazione scritta</small>			
Tavole componenti il progetto:	AR_01: PIANTE, PROSPETTI E SEZIONI - STATO DI FATTO		
	AR_02: PIANTE, PROSPETTI E SEZIONI - STATO DI PROGETTO		
	AR_03: SPECIFICHE TECNICHE MATERIALI		
	AR_04: LAYOUT DI CANTIERE		
	IM_01: IMPIANTO ELETTRICO - STATO DI FATTO		
IM_02: IMPIANTO ELETTRICO - STATO DI PROGETTO			
IM_03: IMPIANTO FOGNARIO - STATO DI PROGETTO			
IM_04: IMPIANTO IDRICO - STATO DI PROGETTO			

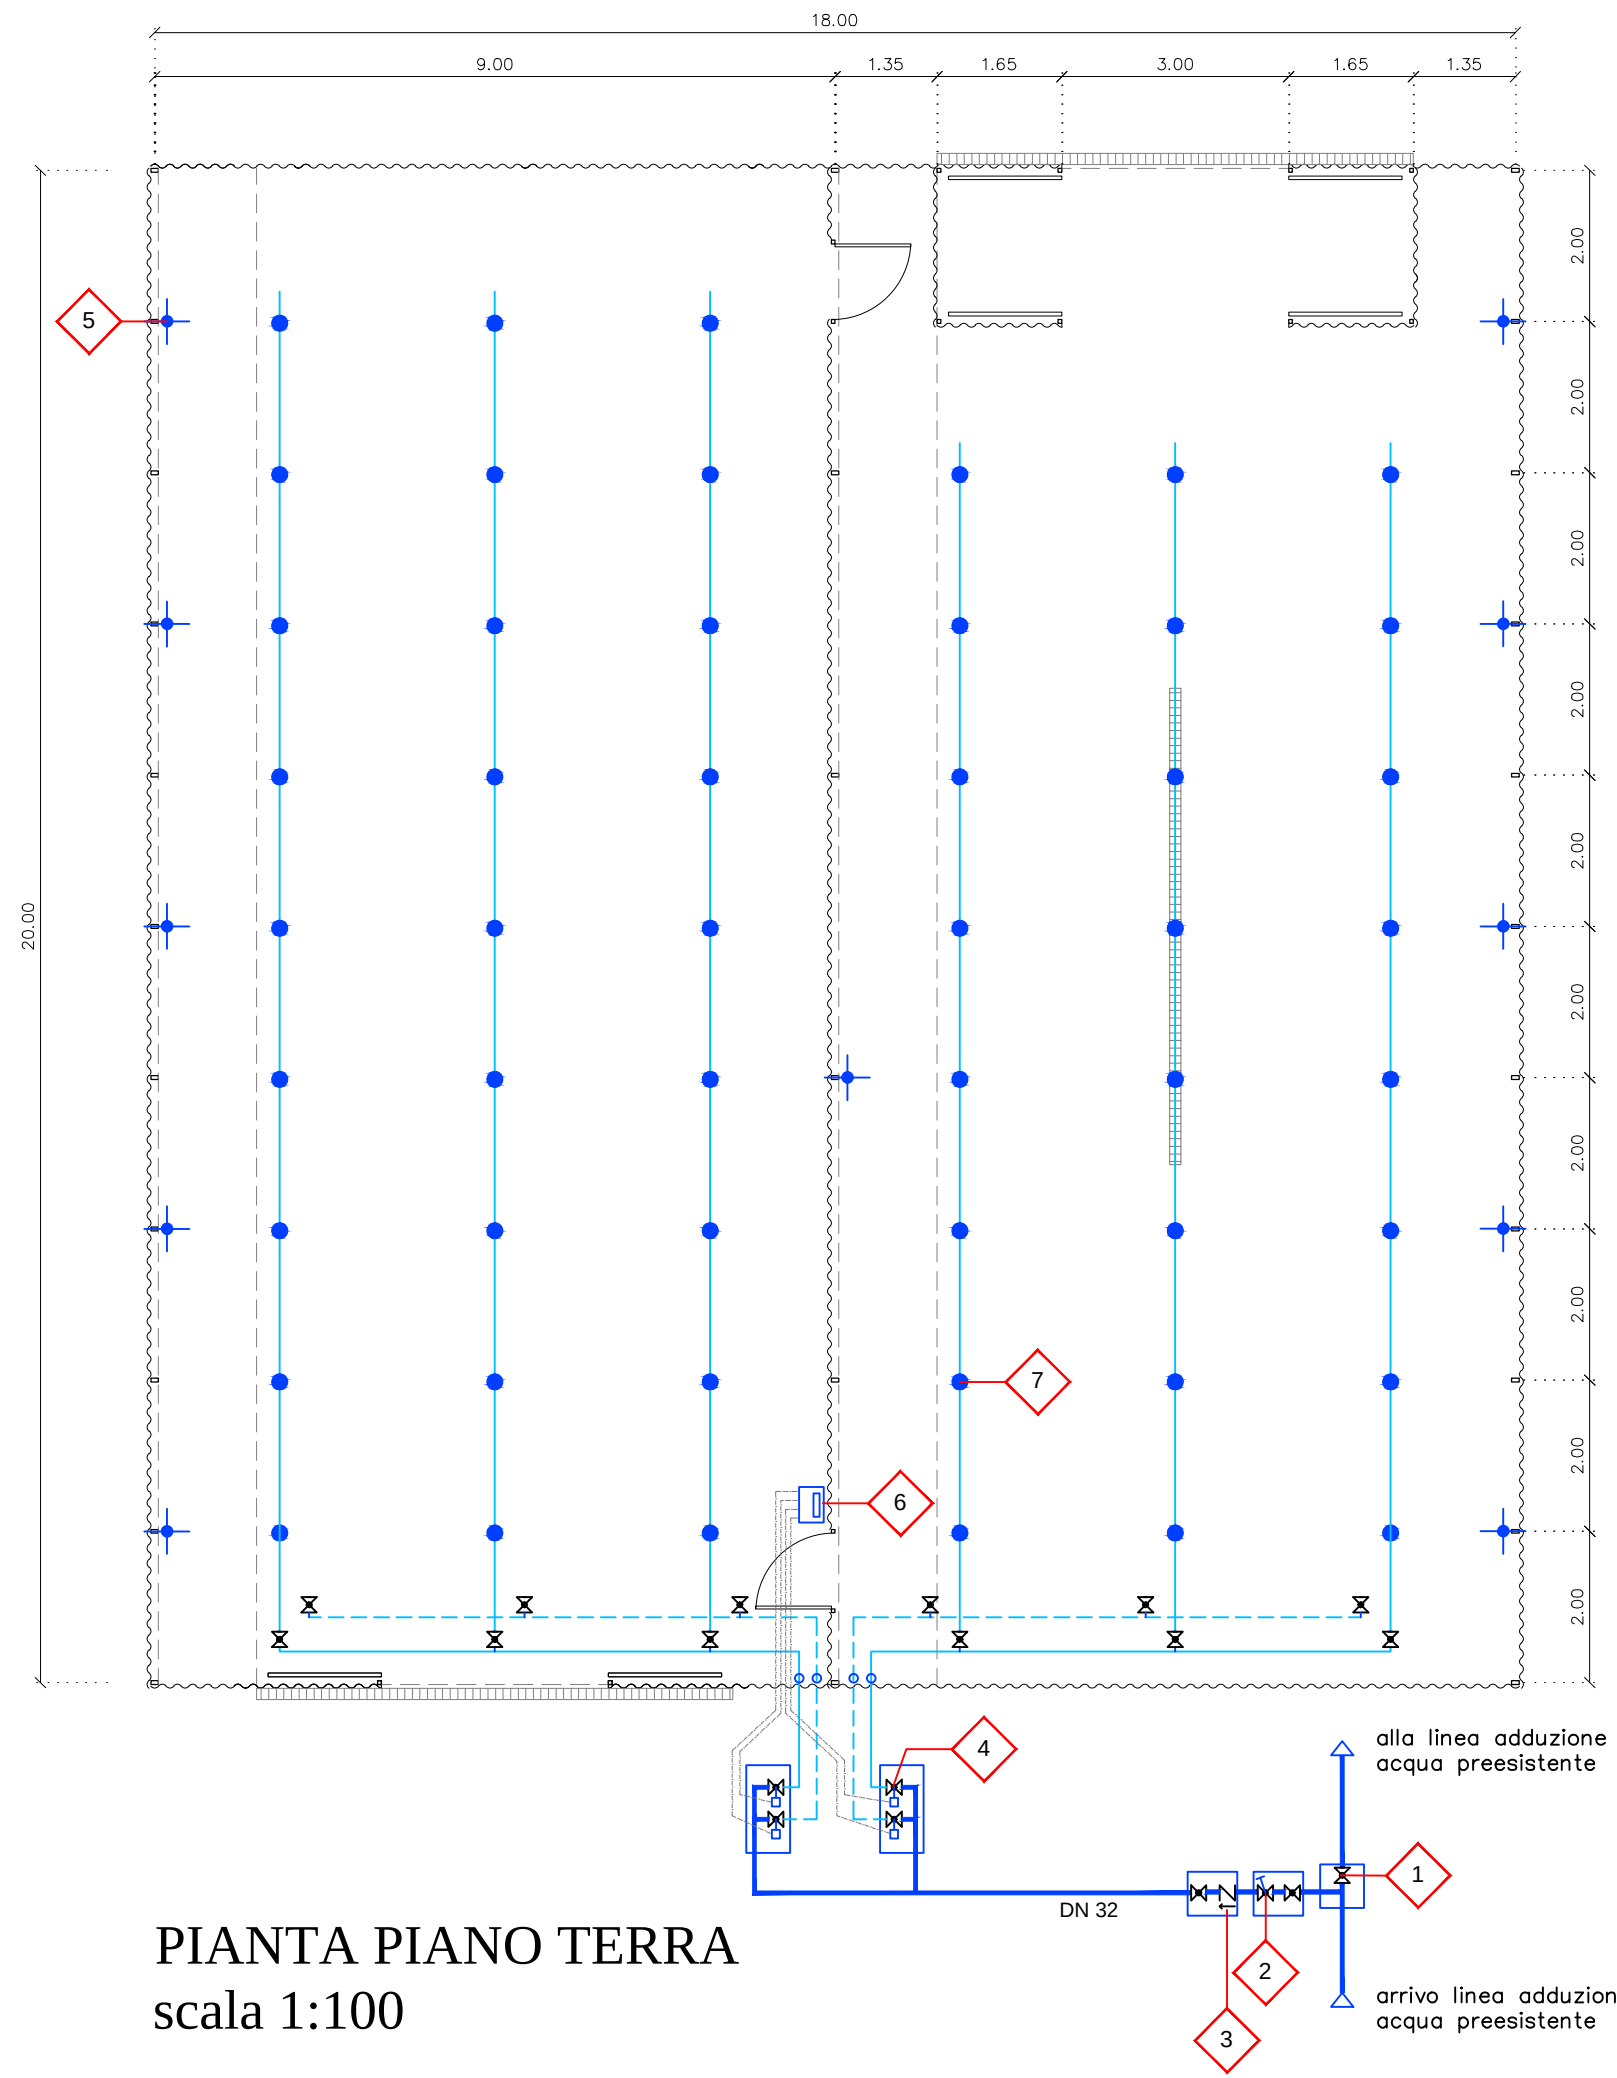

LEGENDA IMPIANTO IDRICO

- Tubazione interrata in polietilene adduzione acqua
 - Tubazione a vista pvc fi32 linea sospesa a pioggia nebulizzata
 - - - Tubazione a vista pvc fi32 predisposta per linea gocciolante a terra
-
- 1 Valvola di intercettazione
 - 2 Filtro a dischi portata nominale 10mc/h
 - 3 Valvola di non ritorno
 - 4 Elettrovalvola gestita dalla centralina di irrigazione
 - 5 Punto erogazione acqua preesistente con rubinetto a leva
 - 6 Centralina di gestione impianto di irrigazione
 - 7 Irrigatore nebulizzatore con valvola antigoccia

PIANTA PIANO TERRA
scala 1:100